


PLAN SYTUACYJNY 1:500

kanalizacja deszczowa i montaż hydrantu na terenie parkingu,
kanalizacja deszczowa, przyłącze wodociągowe
i odpływ kanalizacyjny na terenie targowiska w Konopnicy

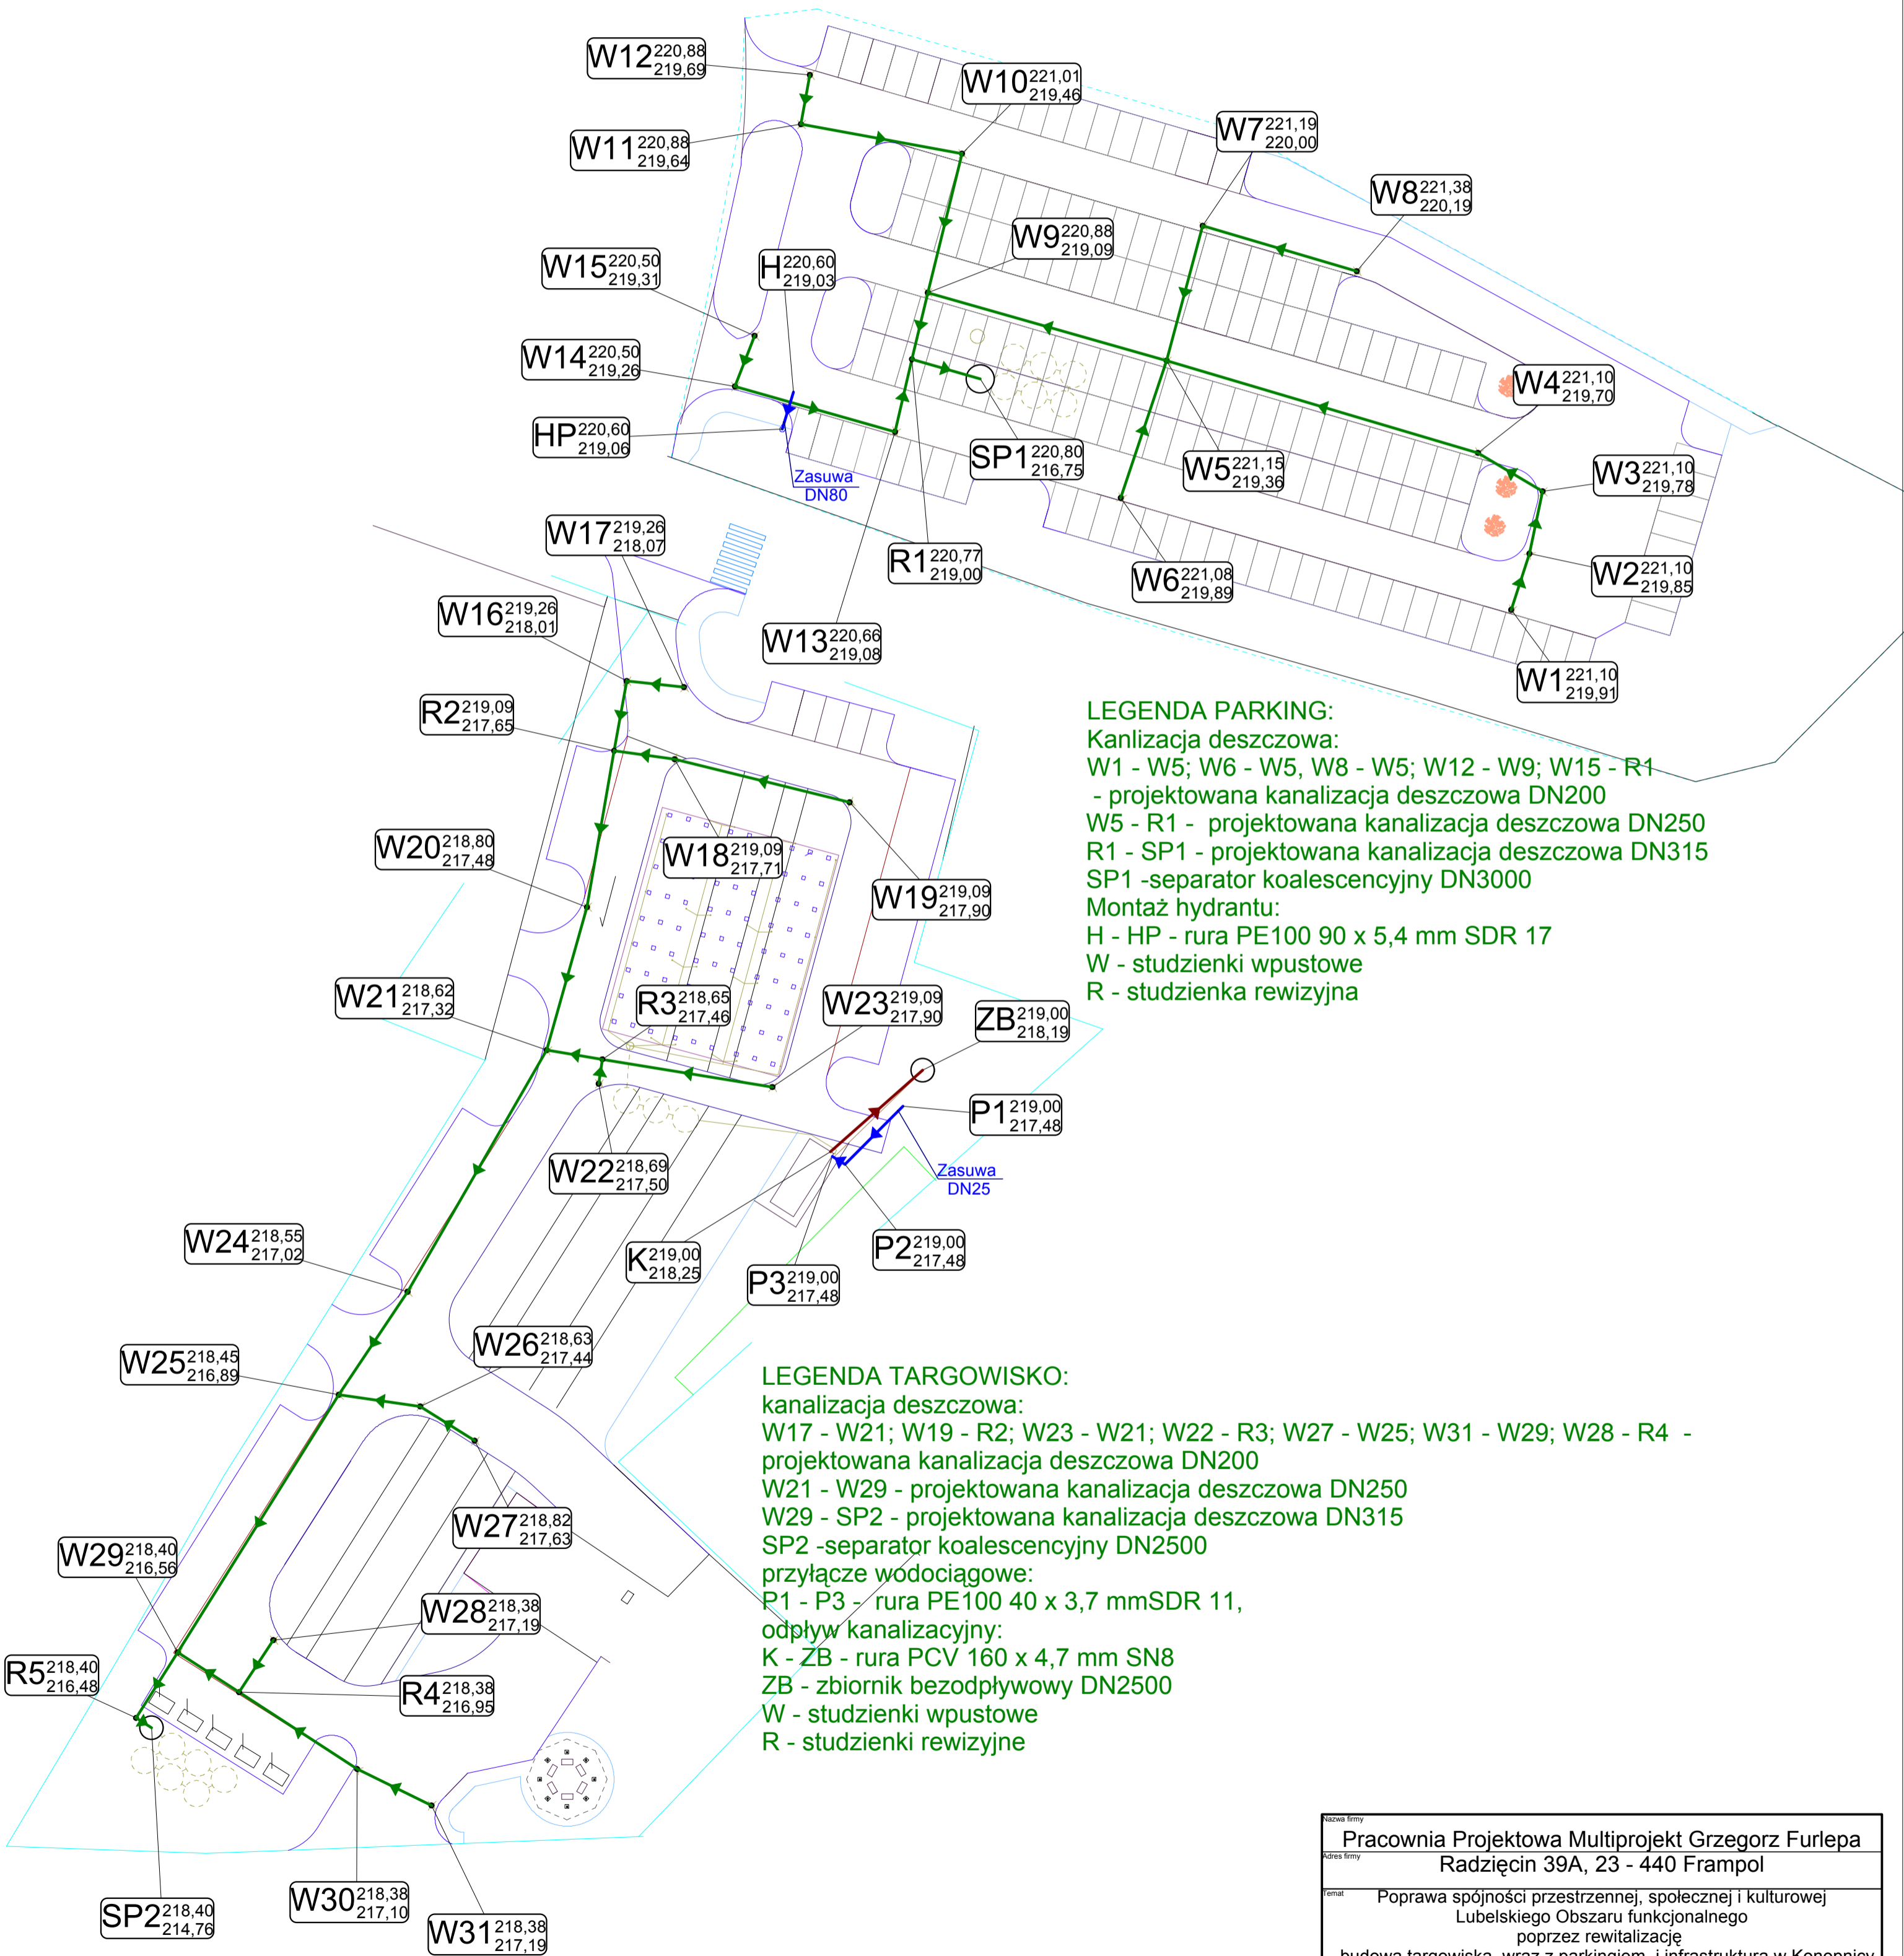

| | | | |
|--|--|--------|--------|
| Nazwa firmy | | | |
| Pracownia Projektowa Multiprojekt Grzegorz Furlepa | | | |
| Adres firmy | | | |
| Radzięcín 39A, 23 - 440 Frampol | | | |
| Temat | | | |
| Poprawa spójności przestrzennej, społecznej i kulturowej | | | |
| Lubelskiego Obszaru funkcjonalnego | | | |
| poprzez rewitalizację | | | |
| - budowa targowiska wraz z parkingiem i infrastrukturą w Konopnicy | | | |
| Projekt zagospodarowania terenu - | | | |
| kanalizacja deszczowa i montaż hydrantu na terenie, PB | | | |
| kanalizacja deszczowa, przyłącze wodociągowe | | | |
| i odpływ kanalizacyjny na terenie targowiska w Konopnicy | | | |
| Inwestor | | | |
| Gmina Konopnica | | | |
| Kozubszczyzna 127A, 21 - 030 Motycz | | | |
| Data | | | |
| 05/2017 | | | |
| Wykonano | | Podpis | |
| mgr inż. Paweł Jabłoński | | | |
| upr. LUB/0221/PWOS/07 | | | |
| Sprawdził | | Podpis | |
| mgr inż. Piotr Lewkowicz | | | |
| upr. LUB/0166/POOS/05 | | | |
| Skala | | | 1:500 |
| Rys. | | | Rys. 1 |