


ISTNIEJĄCY BUDYNEK ZOZ

INSTALACJA WENTYLACJI MECHANICZNEJ 1:100

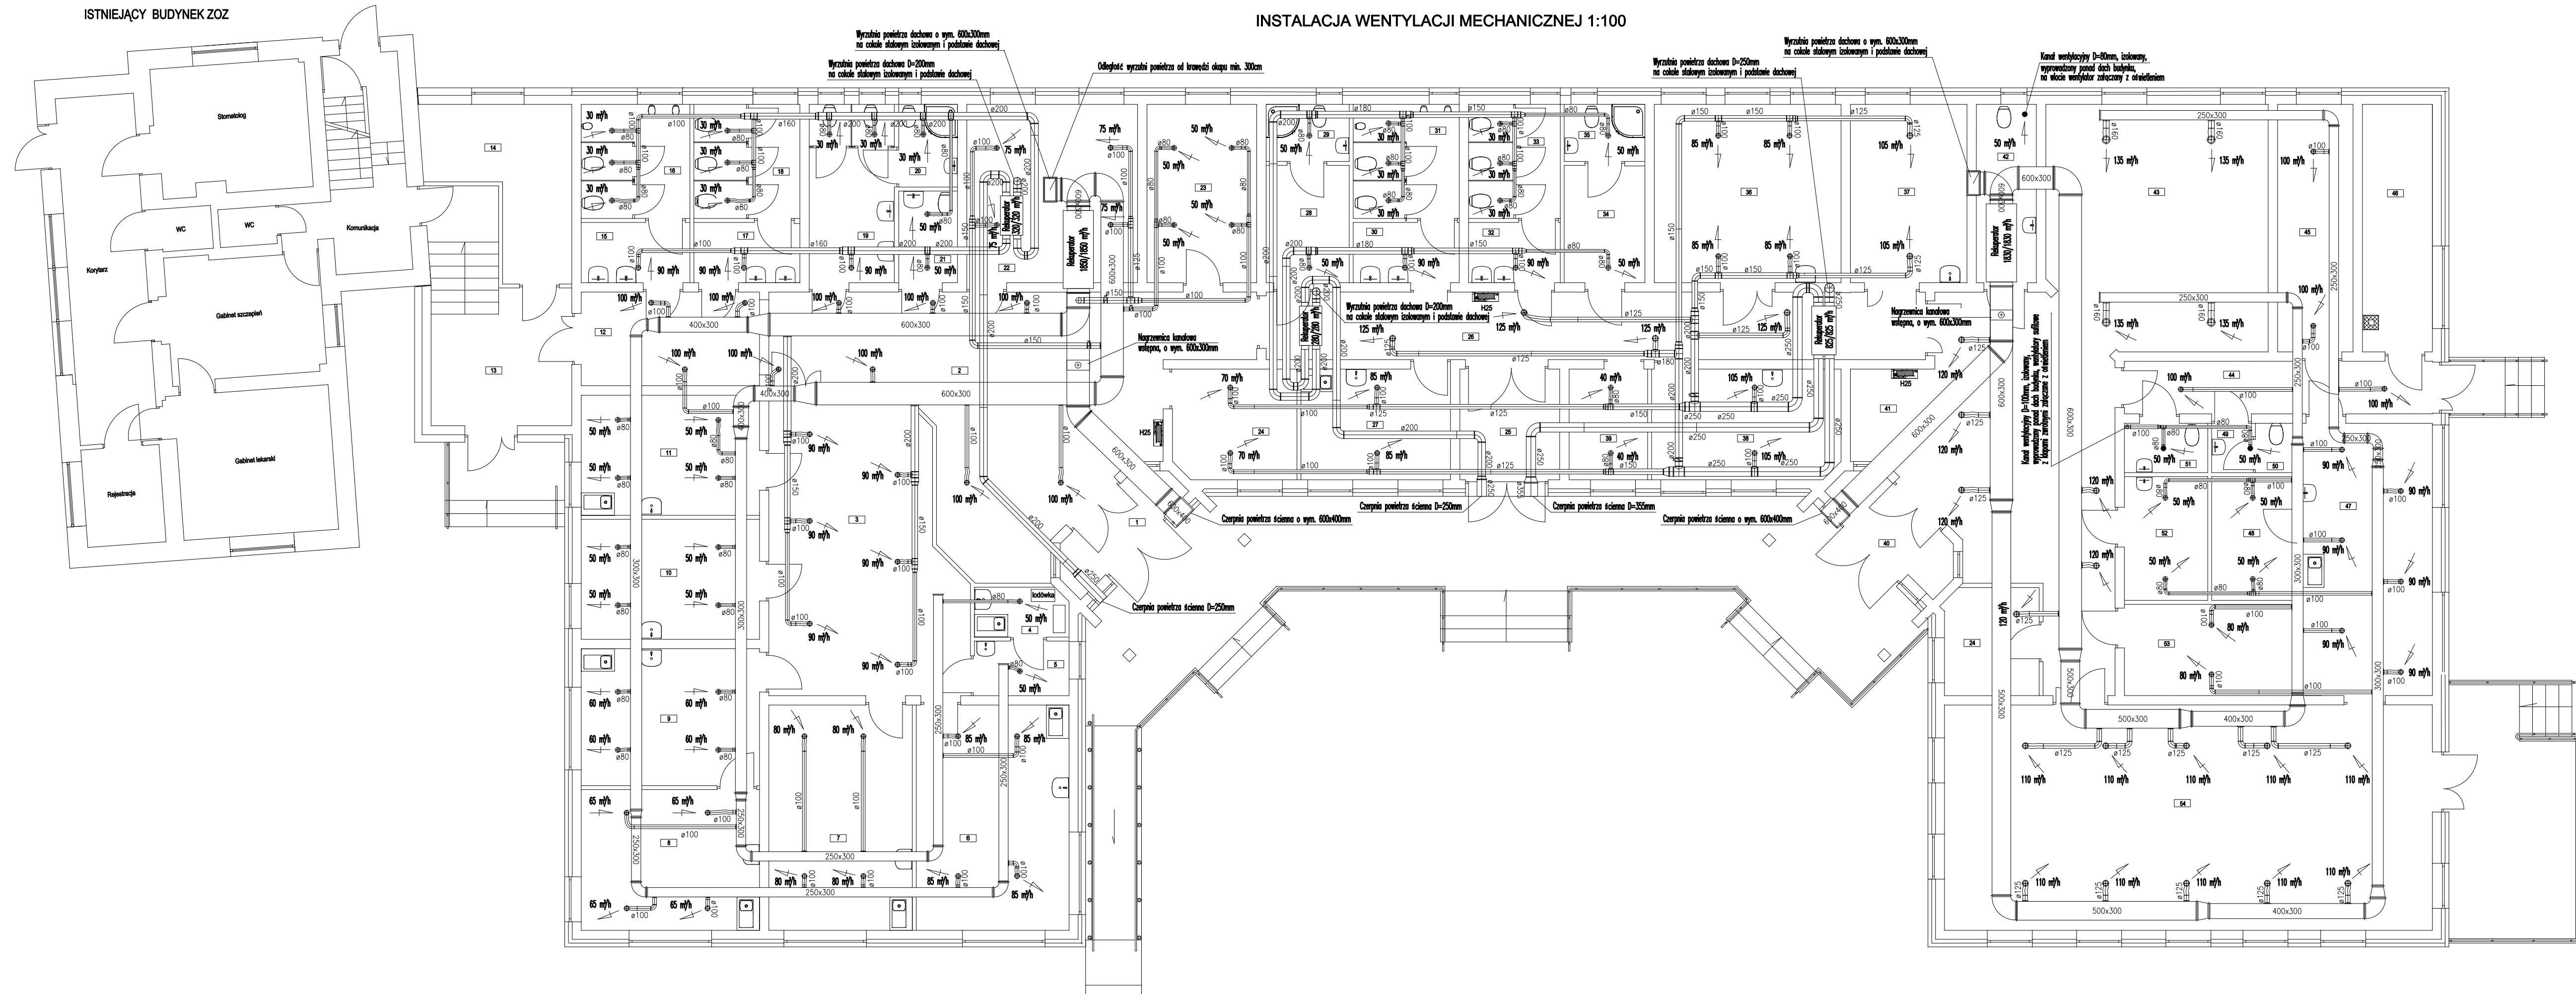

 <p>MURPHY PROJECT</p> <p>Powiatowy Projekt Budowlany Ogólny Użytek Publiczny Zakład Projektów Sp. z o.o.</p> <p>tel.: 601 294 885 e-mail: pwrn@murphyproject.pl</p>	nazwa wykonawcy:				Instalacja wentylacji mechanicznej		rys. nr 6						
	nazwa projektu:				Poprawa spójności przestrzennej, społecznej i kulturowej Lubelskiego Obszaru funkcjonalnego poprzez rewitalizację - rozbudowę budynku ZOZ oraz zagospodarowanie terenu w Marjynie dz. nr 402/				skala 1:100				
	adres inwestycji:				Marjynin dz. nr ewid. 40, Jedn. ewid. 060908_2, Obręb ewid. Konopnica 060908_2.0004, Gmina Konopnica								
	inwestor:				Gmina Konopnica 21-300 Kozubyszczyno 127a								
	rodzaj i zakres dokumentacji:				Projekt wykonawczy								
	branża				funkcja		inteligencja		nazwisko		nr uprawnień		podpis
sanitarna				projektant		mgr inż. Paweł Jabłoński		LUB/0221/PWOS/07					
NINIEJSZE OPRAWIENIA CHRONIĄ USTAWĄ O PRAWACH AUTORÓW KOPROWAWE I PORĘCZAJĄ BEZ ZOBOWIĄZAŃ AUTORA JEST ZAKAZANE COPIING, REPRODUKOWANIE, ROZPOWIADANIE, WYDAWANIE, DROBNA DRUKARSKA, FOTOKOPIOWANIE, SKANOWANIE, CYFROWIZACJA, INNE													